



Legenda	
	Caixa de medição
	Caixa de passagem de embutir no piso
	Entrada de serviço aérea
	PAINEL DE LED
	Quadro de distribuição - sobrepôr a 1,50m do piso

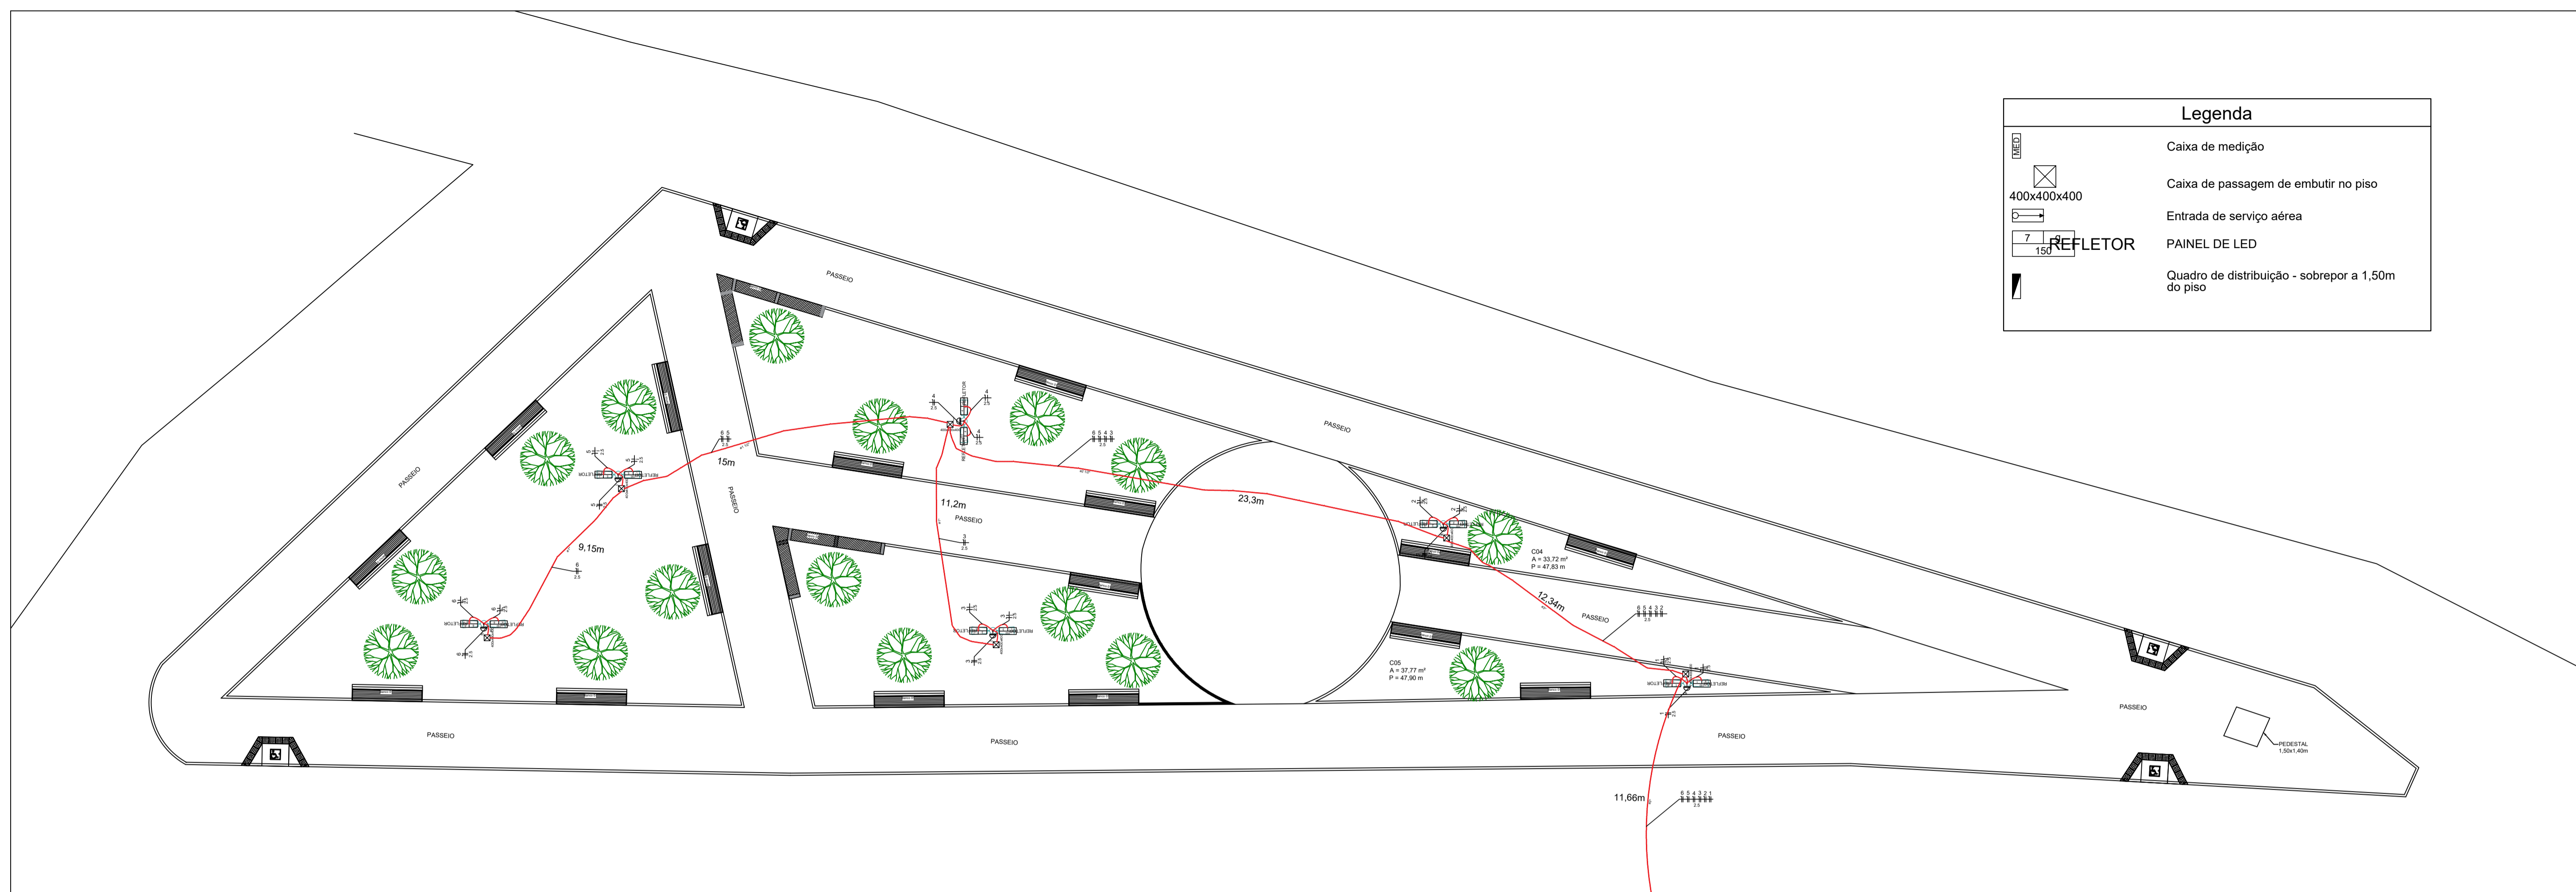


PLANTA BAIXA  
ESC. 1/150

LISTA DE MATERIAIS		
POSTE DE CONCRETO CIRCULAR, RESISTÊNCIA NOMINAL 400KG.	6,00	UN
LUMINARIA PUBLICA ULTRA LED SMD 150W BRANCO FRIO STREET	12,00	UN
CABO ISOLADO PVC 750V 2,5MM2	650,00	M
CAIXA EM ALVENARIA (40X40X60cm) DE 1/2 TIJOLO COMUM.	6,00	UN
CÉLULA FOTOELÉTRICA P/ LÂMPADA, ATÉ 1000W	6,00	UN
DISJUNTOR TRIPOLAR EM QUADRO DE DISTRIBUIÇÃO 20A	2,00	UN
DISJUNTOR MONOPOLAR EM QUADRO DE DISTRIBUIÇÃO 10A	6,00	UN
DISPOSITIVO DE PROTEÇÃO CONTRA SURTOS DE TENSÃO - DPS's -	1,00	UN
ELETRODUTO PVC ROSC.INCL.CONEXÕES D= 32mm (1")	20,40	M
ELETRODUTO PVC ROSC.INCL.CONEXÕES D= 50mm (1 1/2")	15,00	M
ELETRODUTO PVC ROSC.INCL.CONEXÕES D= 75mm (2 1/2")	24,00	M
ELETRODUTO PVC ROSC.INCL.CONEXÕES D=85MM (3")	24,40	M
ATERRAMENTO COMPLETO C/ HASTE COPPERWELD 5/8"X 2.40M	1,00	UN
QUADRO P/ MEDIÇÃO EM POSTE DE CONCRETO	1,00	UN
QUADRO DE DISTRIBUIÇÃO DE LUZ SOBREPÔR ATÉ 12 DIVISÕES	1,00	UN


QD1 (QUADRO DE DISTRIBUIÇÃO DA PRAÇA)  
(6024 W)

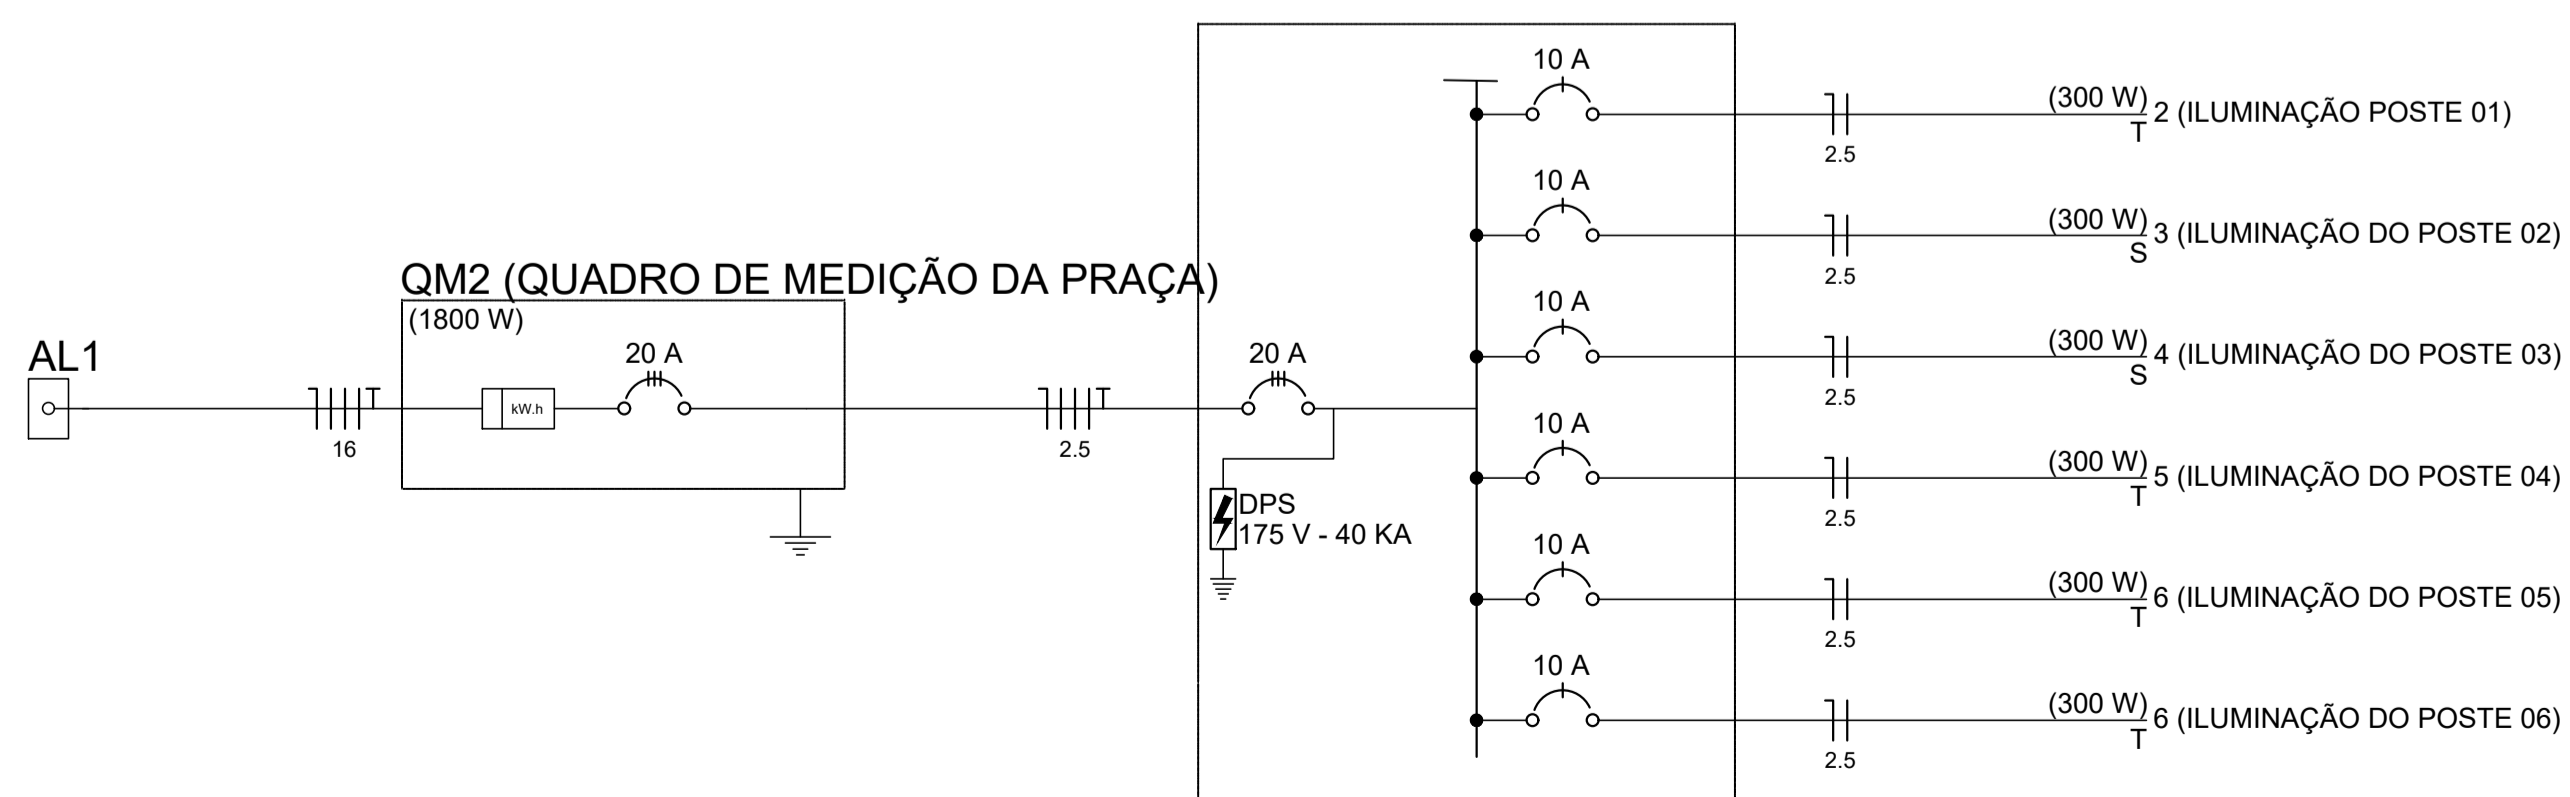

DET. / POSTE DE CONCRETO

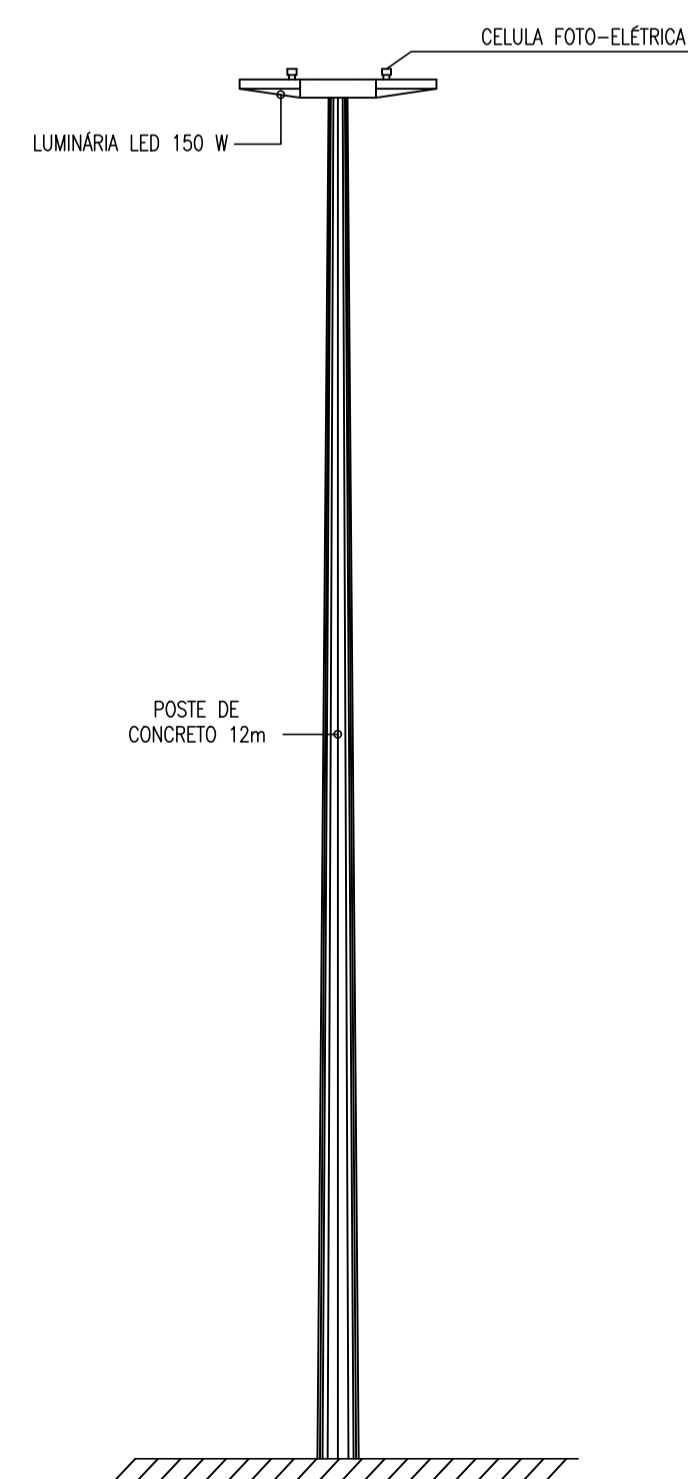

VISTA FRONTAL  
ESCALA 1/50

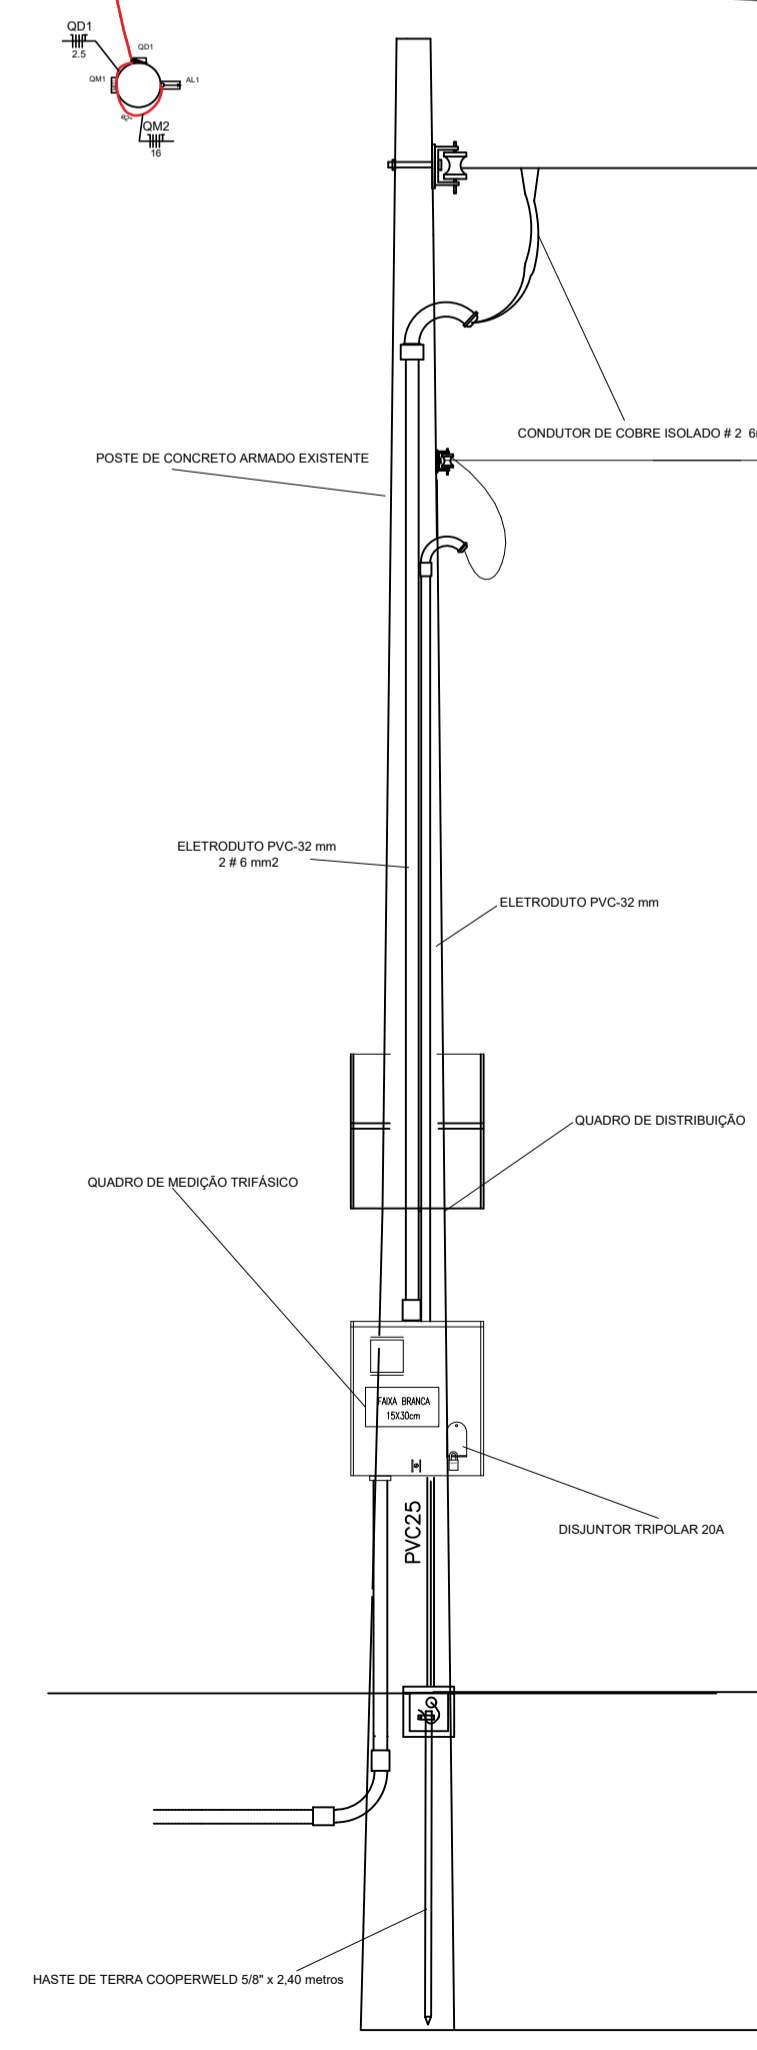

DET - POSTE DE ENTRADA DE ENERGIA  
ESCALA 1/125

Responsáveis:



PROJETO

CONSTRUÇÃO DE PRAÇA PÚBLICA

PROPRIETÁRIO

PREFEITURA MUNICIPAL DE MAURITI

ENDEREÇO/OBRA

BAIRRO SÃO FRANCISCO NO DISTRITO DE UMBURANAS - MAURITI - CE.

ASSUNTO

INST. ELÉTRICAS

PRANCHA

- PLANTA BAIXA EXISTENTE

01/01

PROJETO

DESENHO

ESCALA

INDICADA

DATA

FEVEREIRO / 2022